



ANEXO 6:

PLANOS DE INSTALACIONES

ESCALA	PLANO	Nº
1/3000	SITUACIÓN	1
1/1000	EMPLAZAMIENTO	2
1/200	PLANTA BAJA	3
1/100	Planta 1ª	4
S/E	Esquema del sistema de abastecimiento de agua contra incendios	5
S/E	Esquema del sistema de detección y alarma de incendios	6

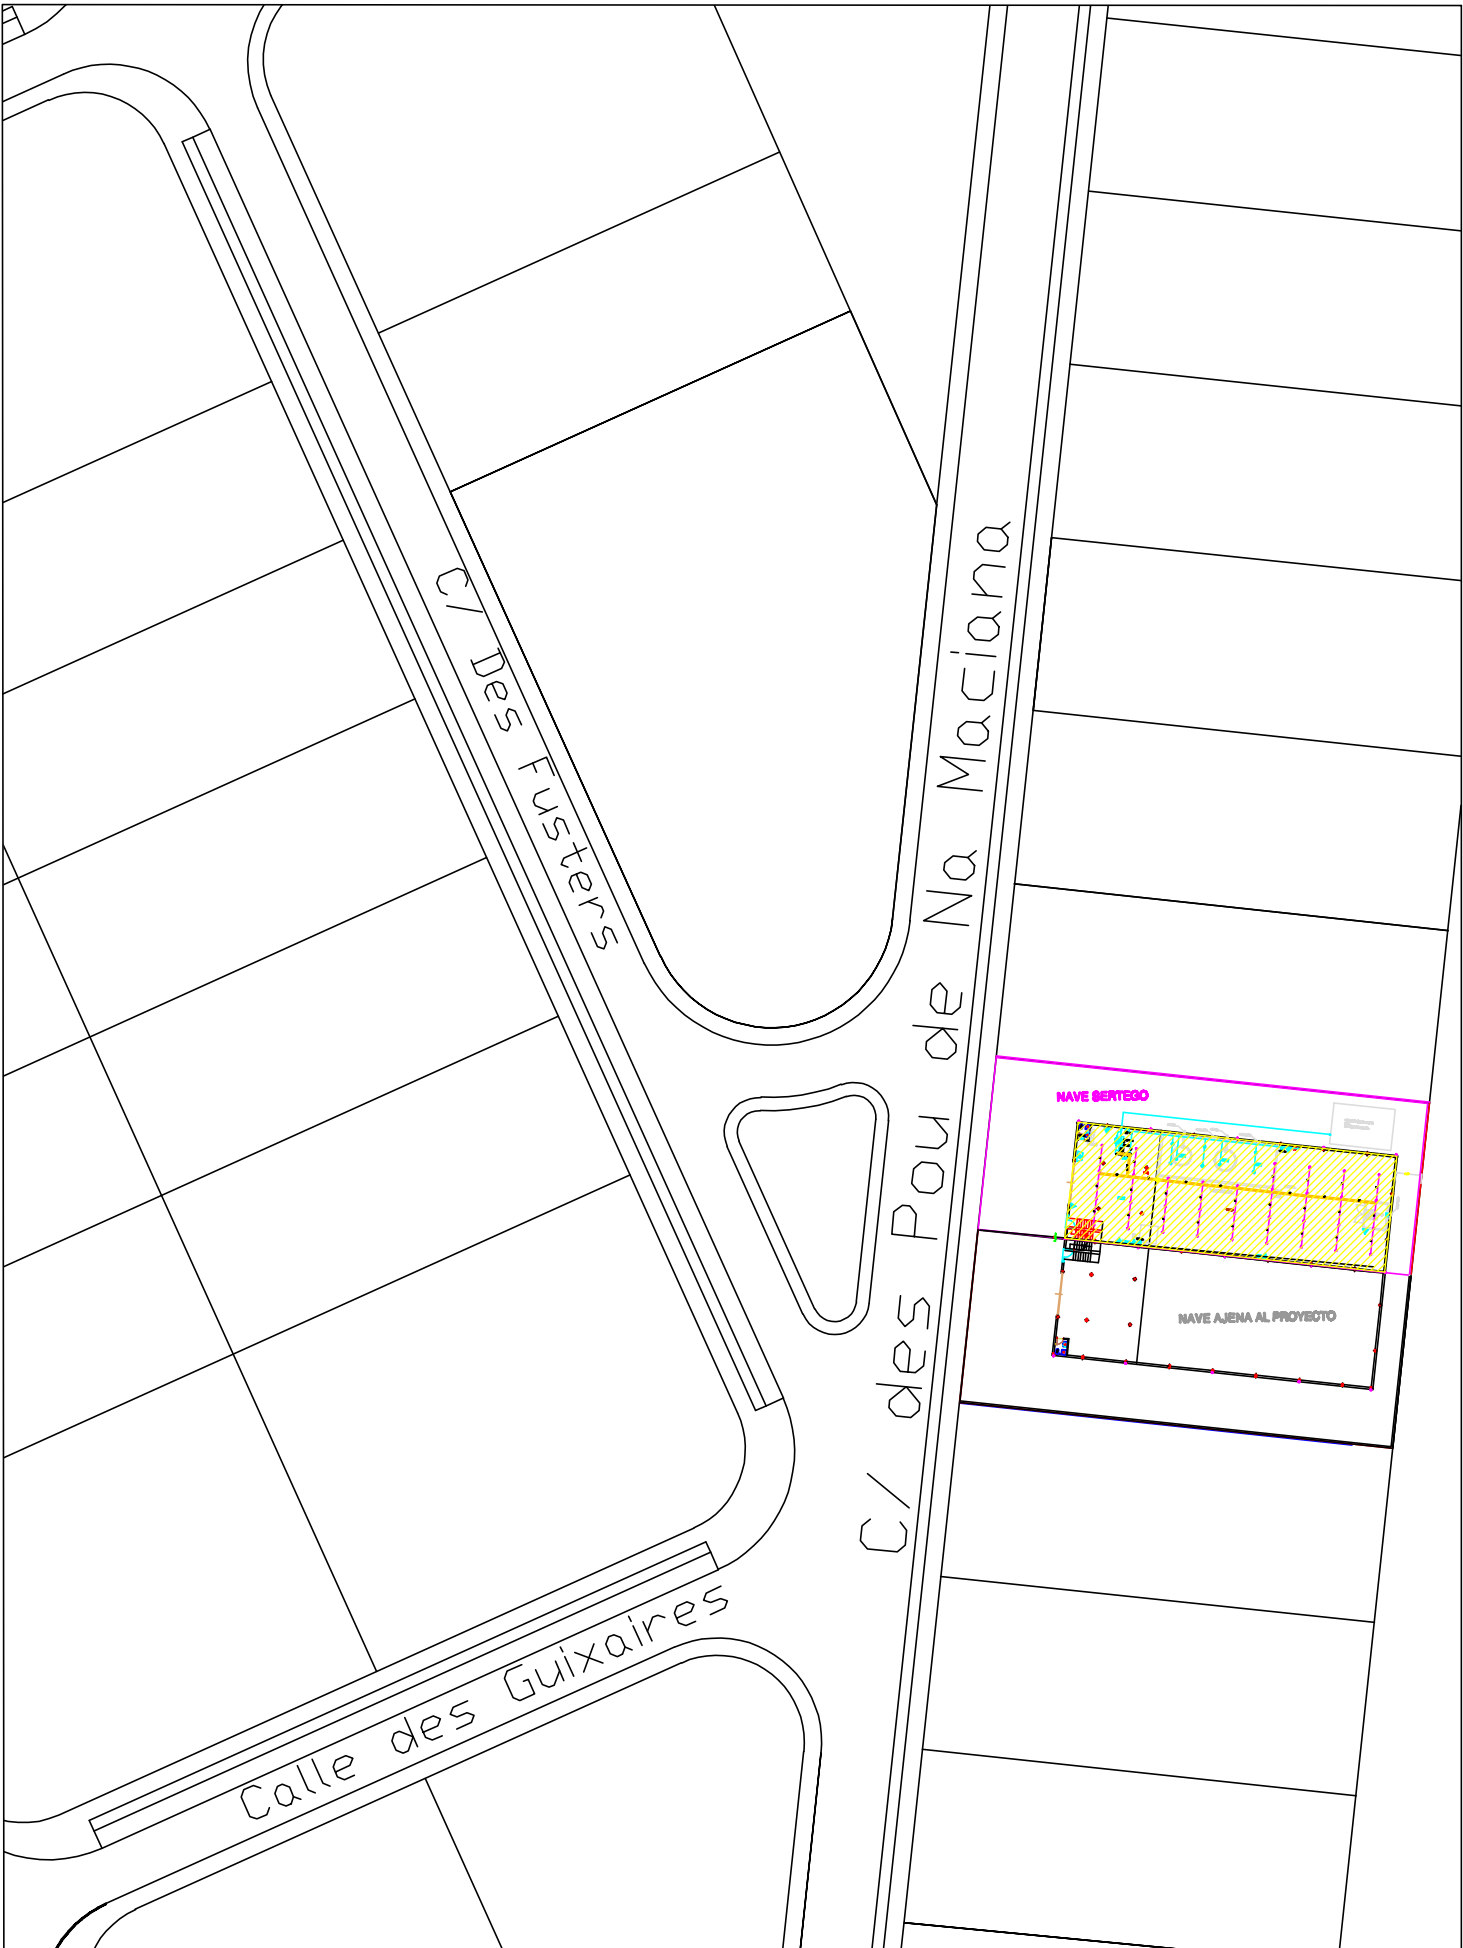


SITUACIÓN: C/ DES POU DE NA MACIANA Nº 38 - POL. IND. MONTIBERTO - SAN ANTONIO DE PORTMANY		PROYECTO DE INSTALACIÓN CONTRA INCENDIOS DE UN ALMACÉN DE ACEITES USADOS	
FECHA: Julio/2020		TÉCNICO: PEDRO ESQUERDO (INGENIERO INDUSTRIAL)	
ESCALA	PLANO	PROMOTOR: SERTEGO SERVICIOS MEDIOAMBIENTALES S.L.U.	
1/1000	1		

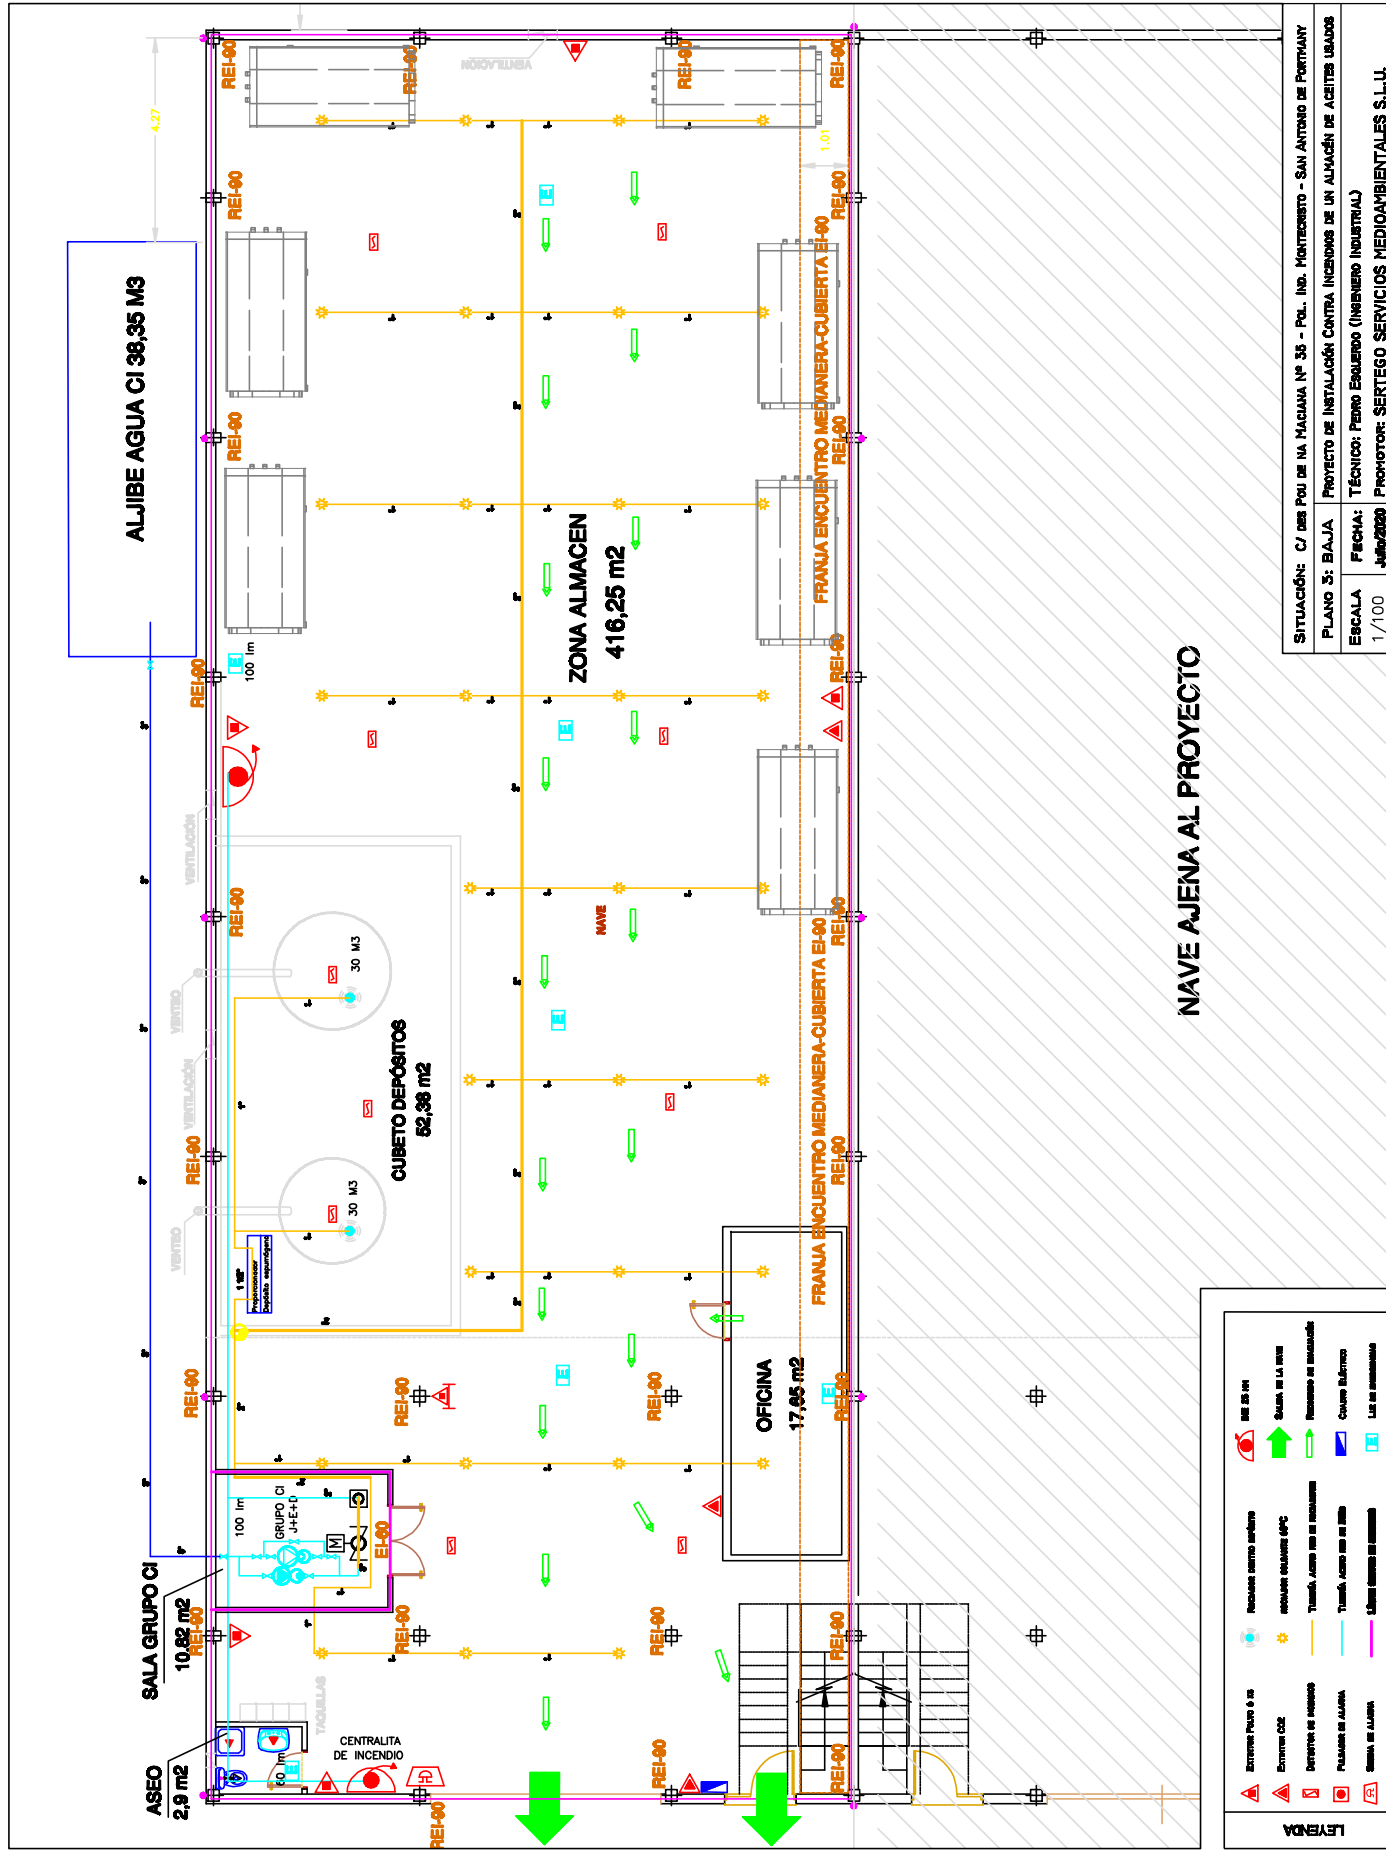

LEYENDA

PLANTA ALTILLO

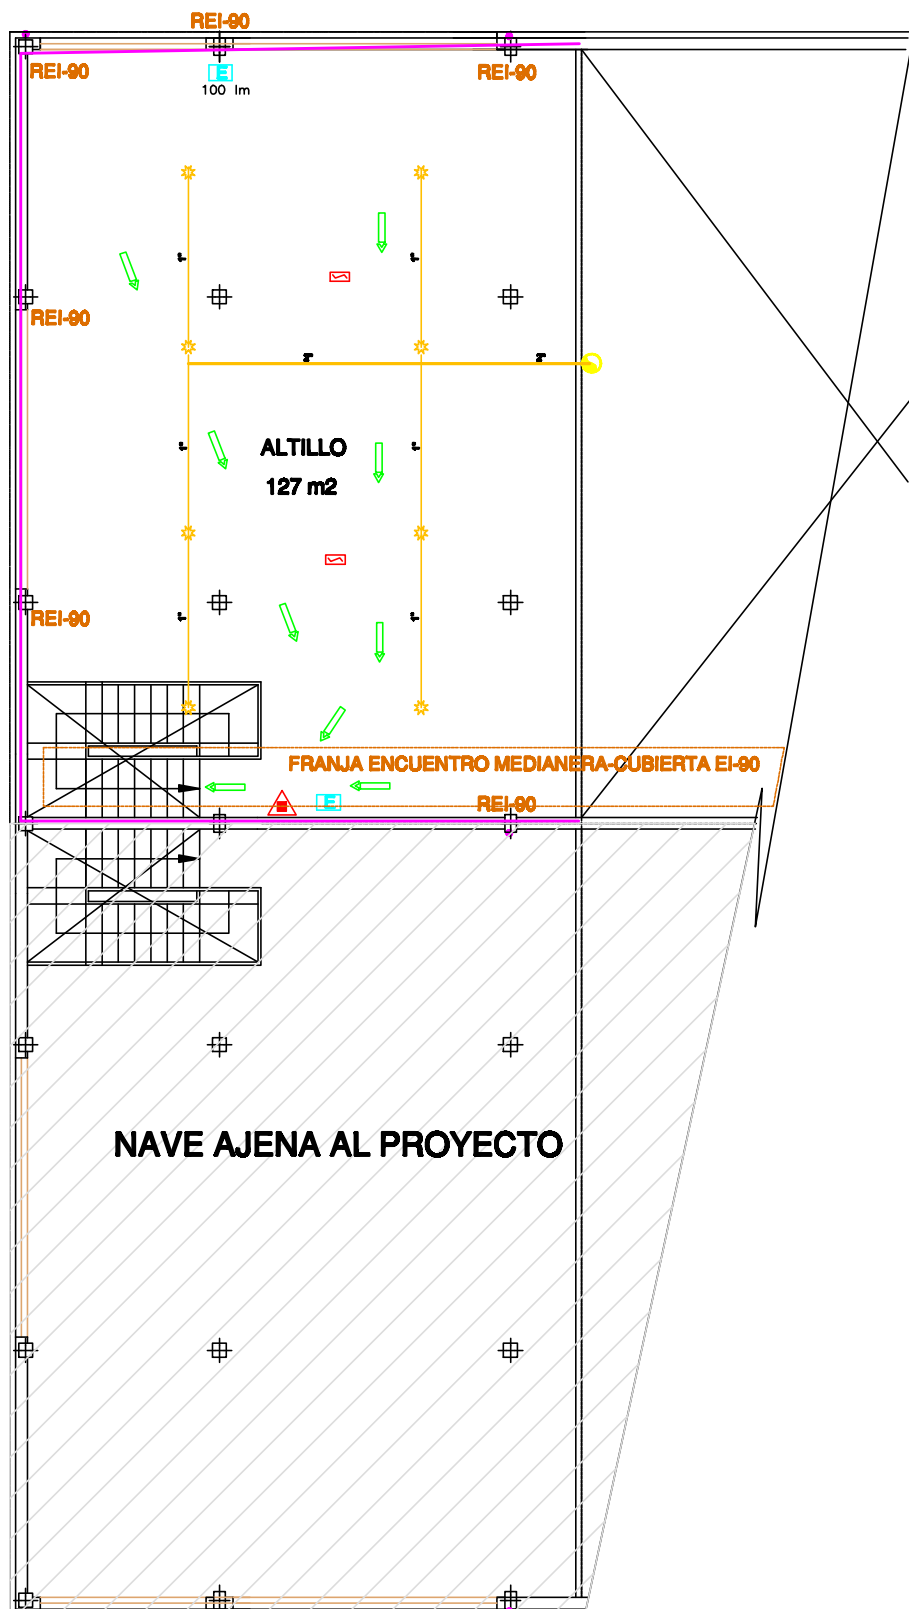

LEYENDA

	EXTINTOR PULG 6 10		Detector de humo/monóxido de carbono		QUE DE 100
	EXTINTOR CO2		INDICADOR VISUAL DE CABLES		SALIDA DE LA NAVE
	DETECTOR DE HUMOS		TUBERÍA ACERO PUN DE RODADORA		RECORRIDO DE EVACUACIÓN
	PASADOR DE ALARMA		TUBERÍA ACERO PUN DE BOMBA		CABLE ELÉCTRICO
	SEÑAL DE ALARMA		LÍNEA CABLE DE CABLES		Luz de emergencia


SITUACIÓN: C/ DES POU DE NA MACIANA Nº 35 - POL. IND. MONTECRISTO - SAN ANTONIO DE PORTHANY

PLANO 4: ALTILLO PROYECTO DE INSTALACIÓN CONTRA INCENDIOS DE UN ALMACÉN DE ACEITES USADOS

ESCALA
1/50

FECHA:
Julio 2020

TÉCNICO: PEDRO ESQUERDO (INGENIERO INDUSTRIAL)
PROMOTOR: SERTEGO SERVICIOS MEDIOAMBIENTALES S.L.U.

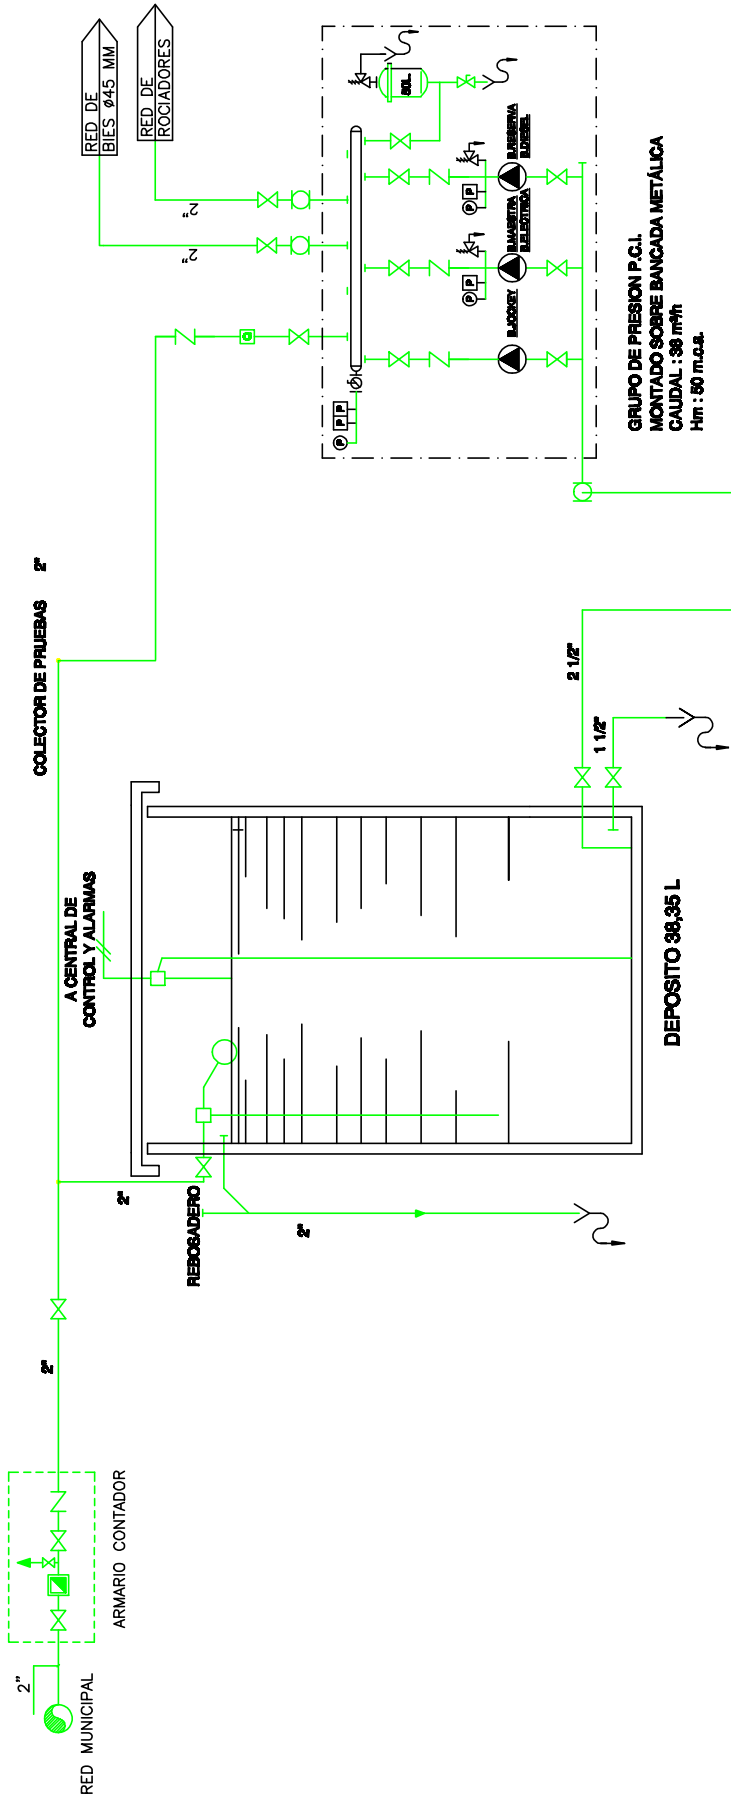

ESQUEMA DE PRINCIPIO DE RED DE BIES Y ROCIADORES

SITUACIÓN: C/ DES POU DE NA MACIANA Nº 35 - POL. IND. MONTECRISTO - SAN ANTONIO DE PORTHANY		
PLANO 5: ESQUEMA DEL SISTEMA DE ABASTECIMIENTO DE AGUA PARA RED BIES Y ROCIADORES		
ESCALA S/E	FECHA: Julio/2020	TÉCNICO: PEDRO ESQUERDO (INGENIERO INDUSTRIAL) PROMOTOR: SERTEGO SERVICIOS MEDIOAMBIENTALES S.L.U.

SITUACIÓN: C/ DES POU DE NA MACIANA Nº 35 – POL. IND. MONTECRISTO – SAN ANTONIO DE PORTHANY	
PLANO 6: ESQUEMA DEL SISTEMA DE DETECCIÓN Y ALARMA DE INCENDIOS	
ESCALA	FECHA: TÉCNICO: PEDRO ESQUERDO (INGENIERO INDUSTRIAL)
S/E	Julio/2020 PROMOTOR: SERTEGO SERVICIOS MEDIOAMBIENTALES S.L.U.